



PLANTA BAIXA  
ESCALA: 1:50

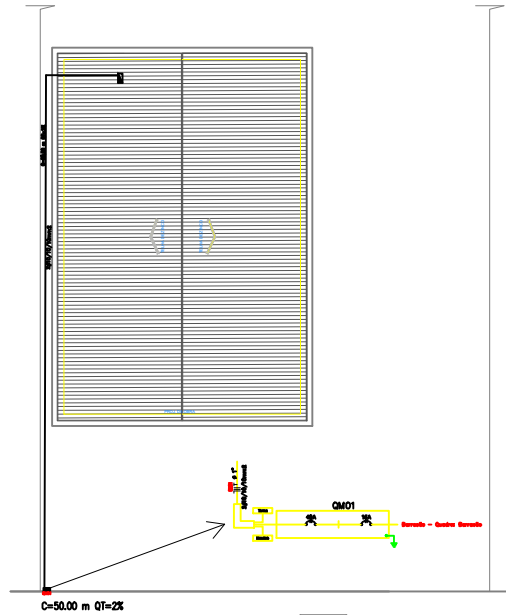



IMPLANTAÇÃO  
ESCALA: 1:200

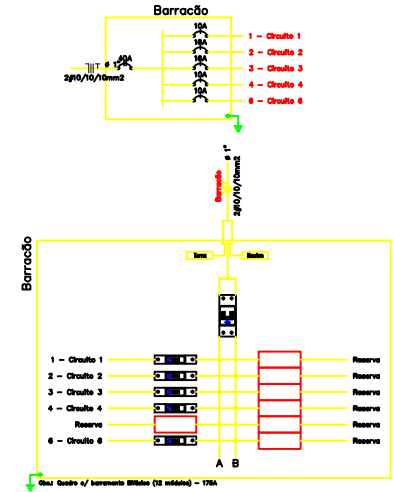

Quadro de Cargas		Dados									
Nº	Descrição	Quant.	Unid.	Dimensão	Voltagem	Corrente	Potência	Observações	Unid.	Dimensão	Voltagem
1	Iluminação	1	q	143,40	m	1/2"	100W	Iluminação	1	q	143,40
2	Iluminação	1	q	143,40	m	1/2"	100W	Iluminação	1	q	143,40
3	Iluminação	1	q	143,40	m	1/2"	100W	Iluminação	1	q	143,40
4	Iluminação	1	q	143,40	m	1/2"	100W	Iluminação	1	q	143,40
5	Iluminação	1	q	143,40	m	1/2"	100W	Iluminação	1	q	143,40
6	Iluminação	1	q	143,40	m	1/2"	100W	Iluminação	1	q	143,40
7	Iluminação	1	q	143,40	m	1/2"	100W	Iluminação	1	q	143,40
8	Iluminação	1	q	143,40	m	1/2"	100W	Iluminação	1	q	143,40
9	Iluminação	1	q	143,40	m	1/2"	100W	Iluminação	1	q	143,40
10	Iluminação	1	q	143,40	m	1/2"	100W	Iluminação	1	q	143,40
11	Iluminação	1	q	143,40	m	1/2"	100W	Iluminação	1	q	143,40


LEGENDA:

Nº	Quant.	Unid.	Dimensão	Voltagem	Descrição
1	1	q	143,40	m	Iluminação
2	1	q	143,40	m	Iluminação
3	1	q	143,40	m	Iluminação
4	1	q	143,40	m	Iluminação
5	1	q	143,40	m	Iluminação
6	1	q	143,40	m	Iluminação
7	1	q	143,40	m	Iluminação
8	1	q	143,40	m	Iluminação
9	1	q	143,40	m	Iluminação
10	1	q	143,40	m	Iluminação
11	1	q	143,40	m	Iluminação

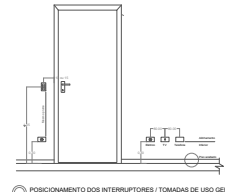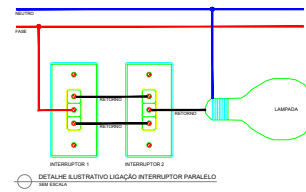

NOTAS

- PARA TOMADAS NÃO ESPECIFICADAS SERÁ CONSIDERADO 100W  
- PARA TODA A TUBULAÇÃO NÃO ESPECIFICADA SERÁ DE 3/4"  
- PARA DISJUNTORES COM DR TETRA POLAR ENCONTRAM-SE 2 FASES  
DISTRIBUIDAS A INSTALAÇÃO DO CIRCUITO E OUTRAS 2 PARA O DR  
- TODAS AS PARTES METÁLICAS DA INSTALAÇÃO NÃO DESTINADAS A  
CONDUZIR CORRENTE ELÉTRICA DEVEM SER ATERRADAS.  
- O VÍDEO DO ATERRAMENTO NÃO DEVERÁ SER SUPERIOR A 10 OHMS  
EM QUALQUER ÉPOCA DO ANO.  
- TOMADAS COZINHAS SÃO DE 300 W

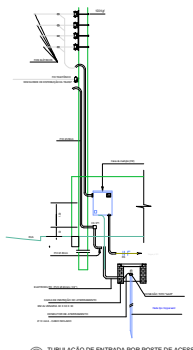

IBAITI

PROFESSOR MUNICIPAL DE ENFERMAGEM (2011) - 100% (100% FICHA) - 100% (100% FICHA) - 100% (100% FICHA)

DEPARTAMENTO DE ENFERMAGEM MUNICIPAL

RUA MARGINAL, QUADRA 04 - LOTE 03  
PARQUE INDUSTRIAL LIBERATO RESGADO, RUA BR-153, BARRO, ÁGUA DA LIMEIRA - IBAITI / PARANÁ

RESPONSÁVEL TÉCNICO:

GUSTAVO HENRIQUE

LOCAL:

RUA MARGINAL, QUADRA 04 - LOTE 03  
PARQUE INDUSTRIAL LIBERATO RESGADO, RUA BR-153, BARRO, ÁGUA DA LIMEIRA - IBAITI / PARANÁ

DESENHISTA:

GUSTAVO HENRIQUE

ESCALA:

INDICADA

DATA:

ABRIL 2025

PROJETO:

ELÉTRICO

PROPOSTA:

ÚNICA